


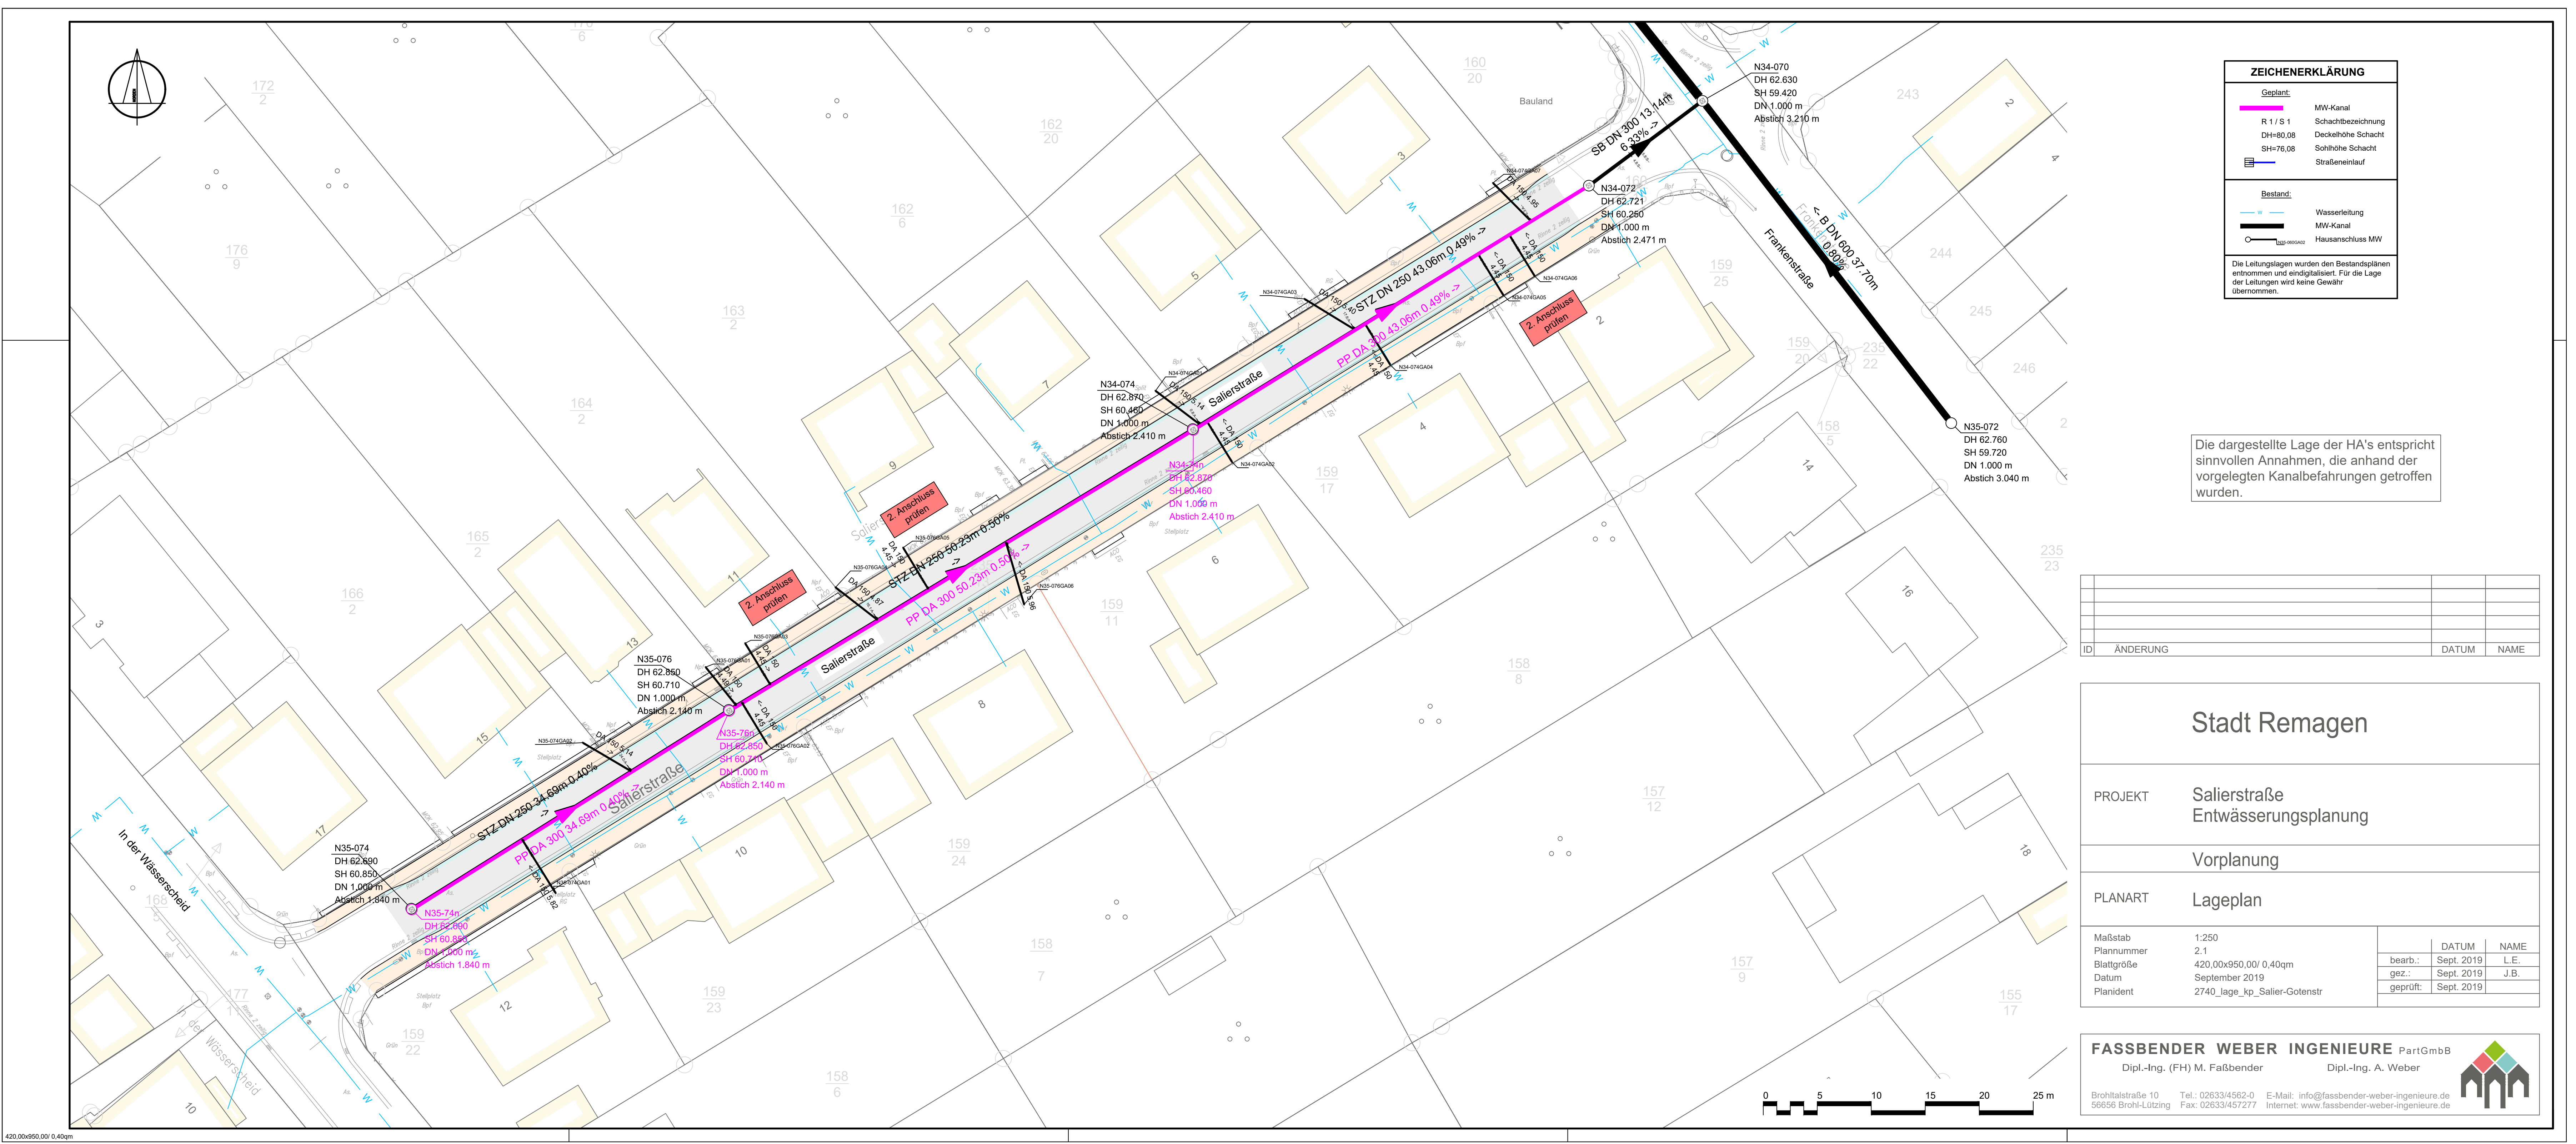

ZEICHENERKLÄRUNG

Geplant:

R 1 / S 1

DH=80,08

SH=76,08

MW-Kanal

Schachtbezeichnung

Deckelhöhe Schacht

Sohlhöhe Schacht

Straßeneinlauf

Bestand:

w

Wasserleitung

MW-Kanal

Hausanschluss MW

Die Leitungslagen wurden den Bestandsplänen entnommen und eindigitalisiert. Für die Lage der Leitungen wird keine Gewähr übernommen.

Die dargestellte Lage der HA's entspricht sinnvollen Annahmen, die anhand der vorgelegten Kanalbefahrungen getroffen wurden.

ID	ÄNDERUNG	DATUM
		NAME

Stadt Remagen

PROJEKT

Salierstraße
Entwässerungsplanung

Vorplanung

PLANART

Lageplan

Maßstab

1:250

Plannummer

2.1

Blattgröße

420,00x950,00/ 0,40qm

Datum

September 2019

Planident

2740_lage_kp_Salier-Gotenstr

DATUM

NAME

bearb.:

Sept. 2019

L.E.

gez.:

Sept. 2019

J.B.

geprüft:

Sept. 2019

FASSBENDER WEBER INGENIEURE PartGmbB

Dipl.-Ing. (FH) M. Faßbender

Dipl.-Ing. A. Weber

Brohltastraße 10

Tel.: 02633/4562-0

E-Mail: info@fassbender-weber-ingenieure.de

56656 Brohl-Lützing

Fax: 02633/457277

Internet: www.fassbender-weber-ingenieure.de

420,00x950,00/ 0,40qm