
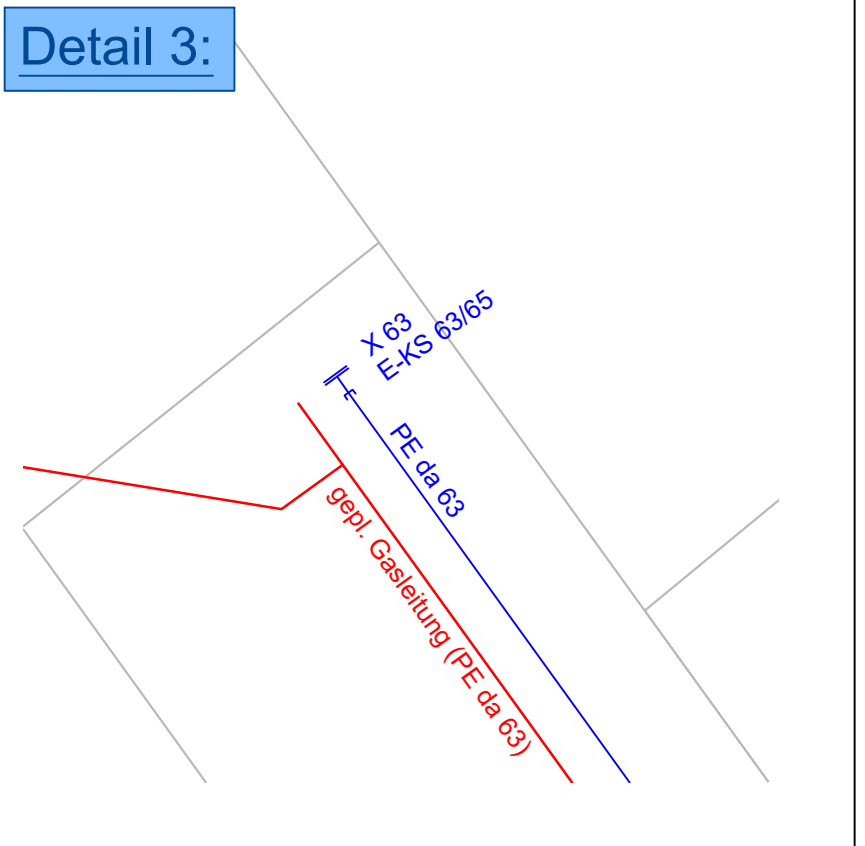
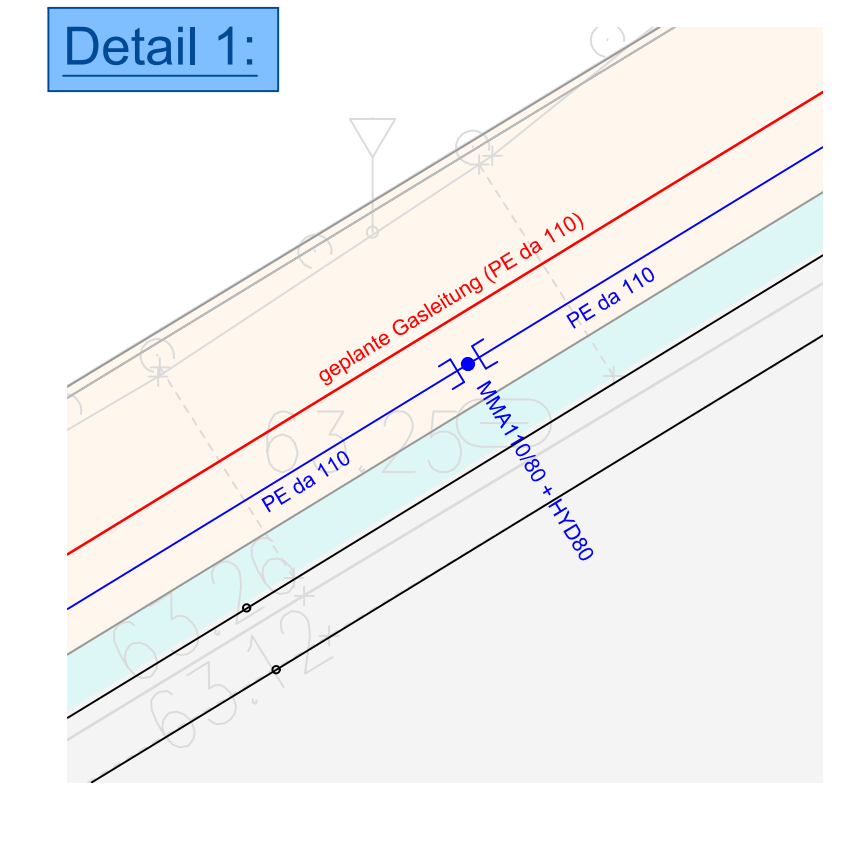


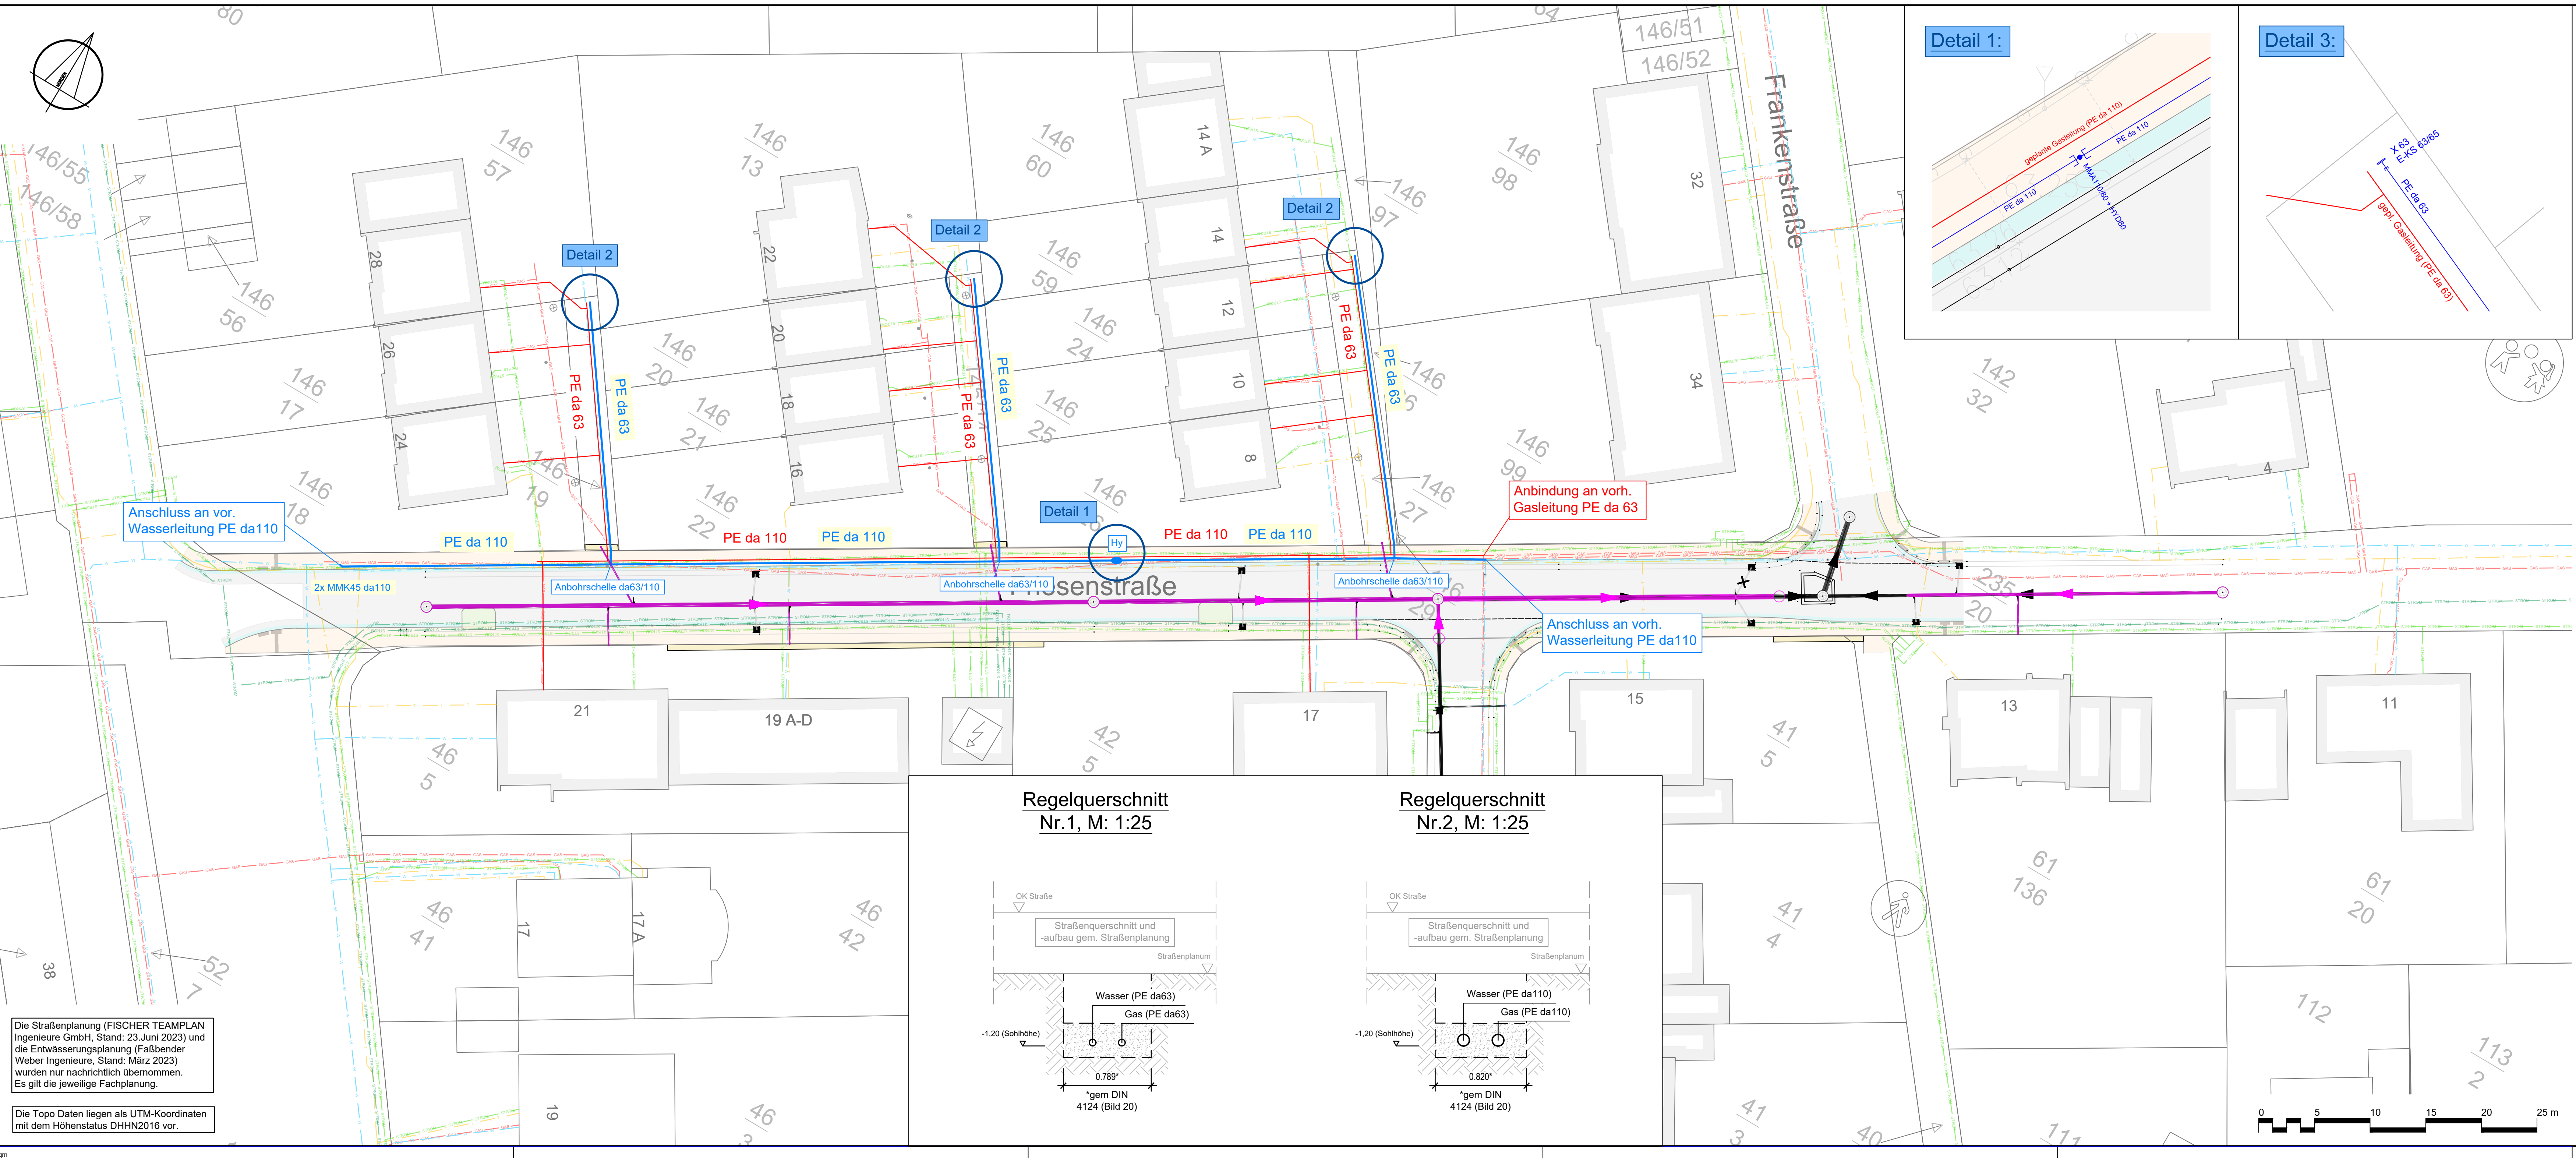

ZEICHENERKLÄRUNG

Wasserversorgung
Wasserleitung
Unterflurhydrant



Gasversorgung
Gasleitung

Bestandsleitungen
STROM Stromleitung NSP (Bestand)
STROM Stromleitung MSP (Bestand)
W Wasserleitung (Bestand)
T Telefonleitung (Bestand)
GAS Gasleitung (Bestand)

Die Leitungslagen wurden den Bestandsplänen entnommen und eindigitalisiert. Für die Lage der Leitungen wird keine Gewähr übernommen.

Die Straßenplanung (FISCHER TEAMPLAN Ingenieure GmbH, Stand: 23.Juni 2023) und die Entwässerungsplanung (Faßbender Weber Ingenieure, Stand: März 2023) wurden nur nachrichtlich übernommen. Es gilt die jeweilige Fachplanung.

Die Topo Daten liegen als UTM-Koordinaten mit dem Höhenstatus DHHN2016 vor.

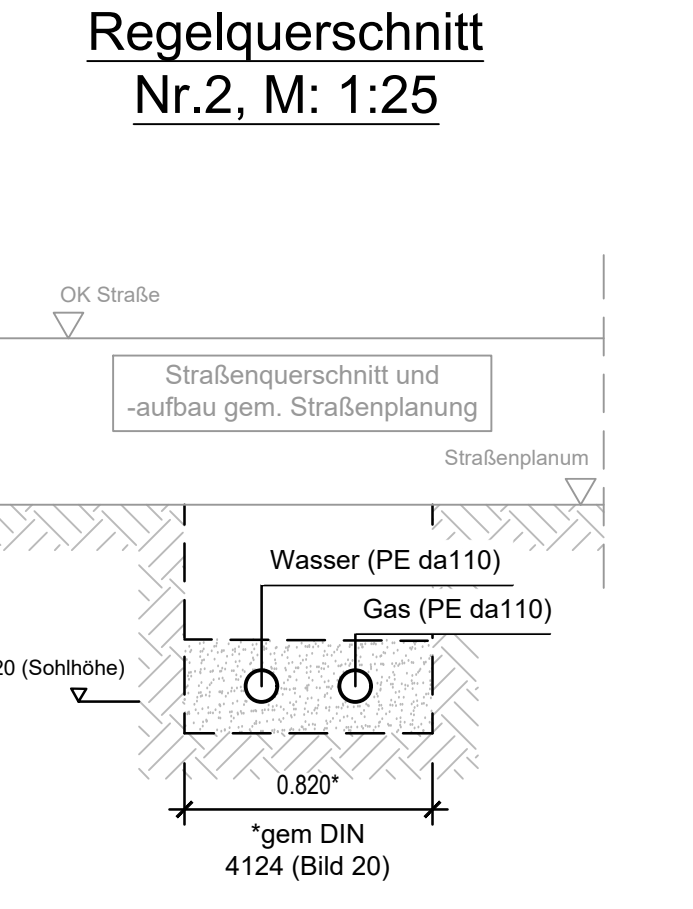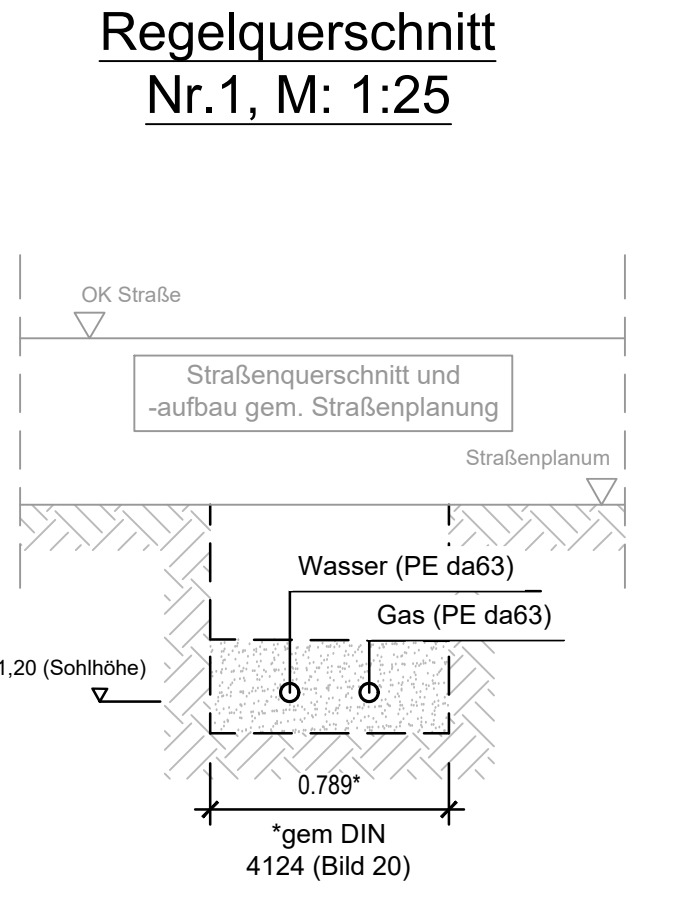

ID	ÄNDERUNG	DATUM	NAME

Stadt Remagen

PROJEKT Friesen- und Sachsenstraße
Gas- und Wasserversorgung

Entwurfsplanung

PLANART Lageplan

Maßstab 1:250
Plannummer 2.0
Blattgröße 420,00x1.135,00/ 0,48qm
Datum Juli 2023
Planident 2976_lage_kp

bearb.:	Juli 2023	DATUM	NAME
gez.:	Juli 2023	L.E.	L.E.
geprüft:	Juli 2023		

FASSBENDER WEBER INGENIEURE PartGmbH
Dipl.-Ing. (FH) M. Faßbender Dipl.-Ing. A. Weber

Brohlstraße 10
56656 Brohl-Lützing

Tel.: 02633/4562-0
Fax: 02633/456277

E-Mail: info@fassbender-weber-ingenieure.de
Internet: www.fassbender-weber-ingenieure.de

